
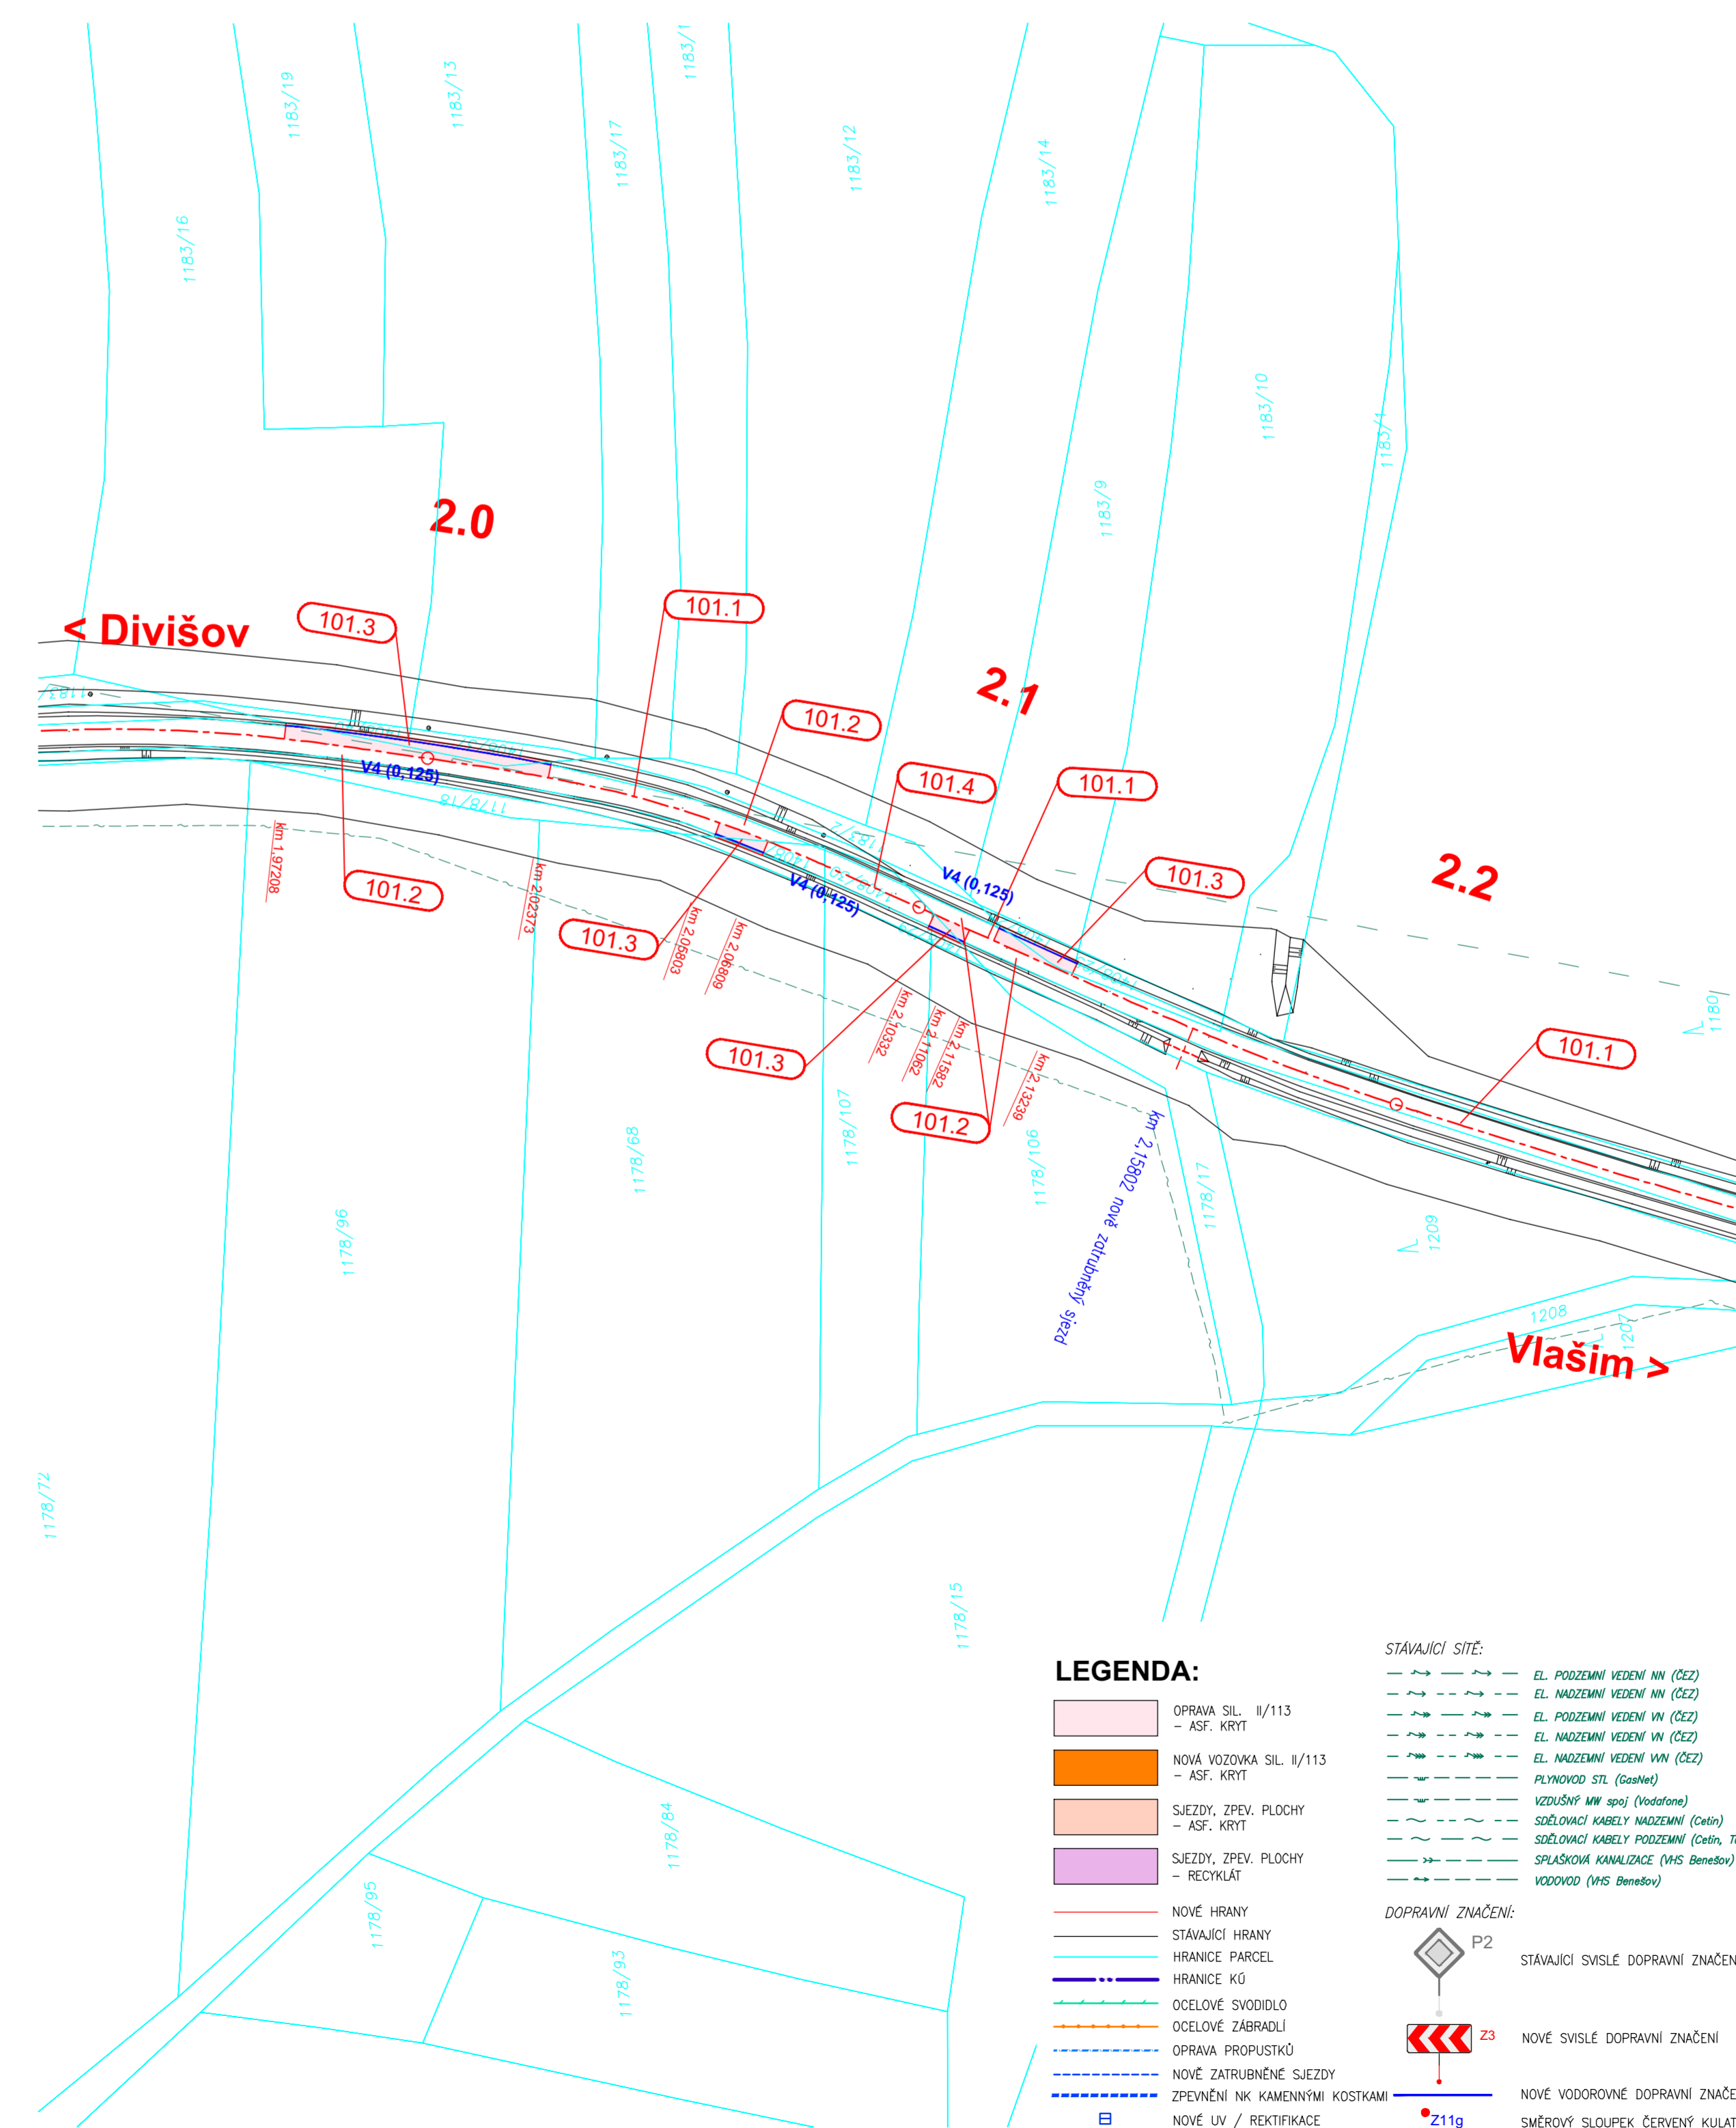
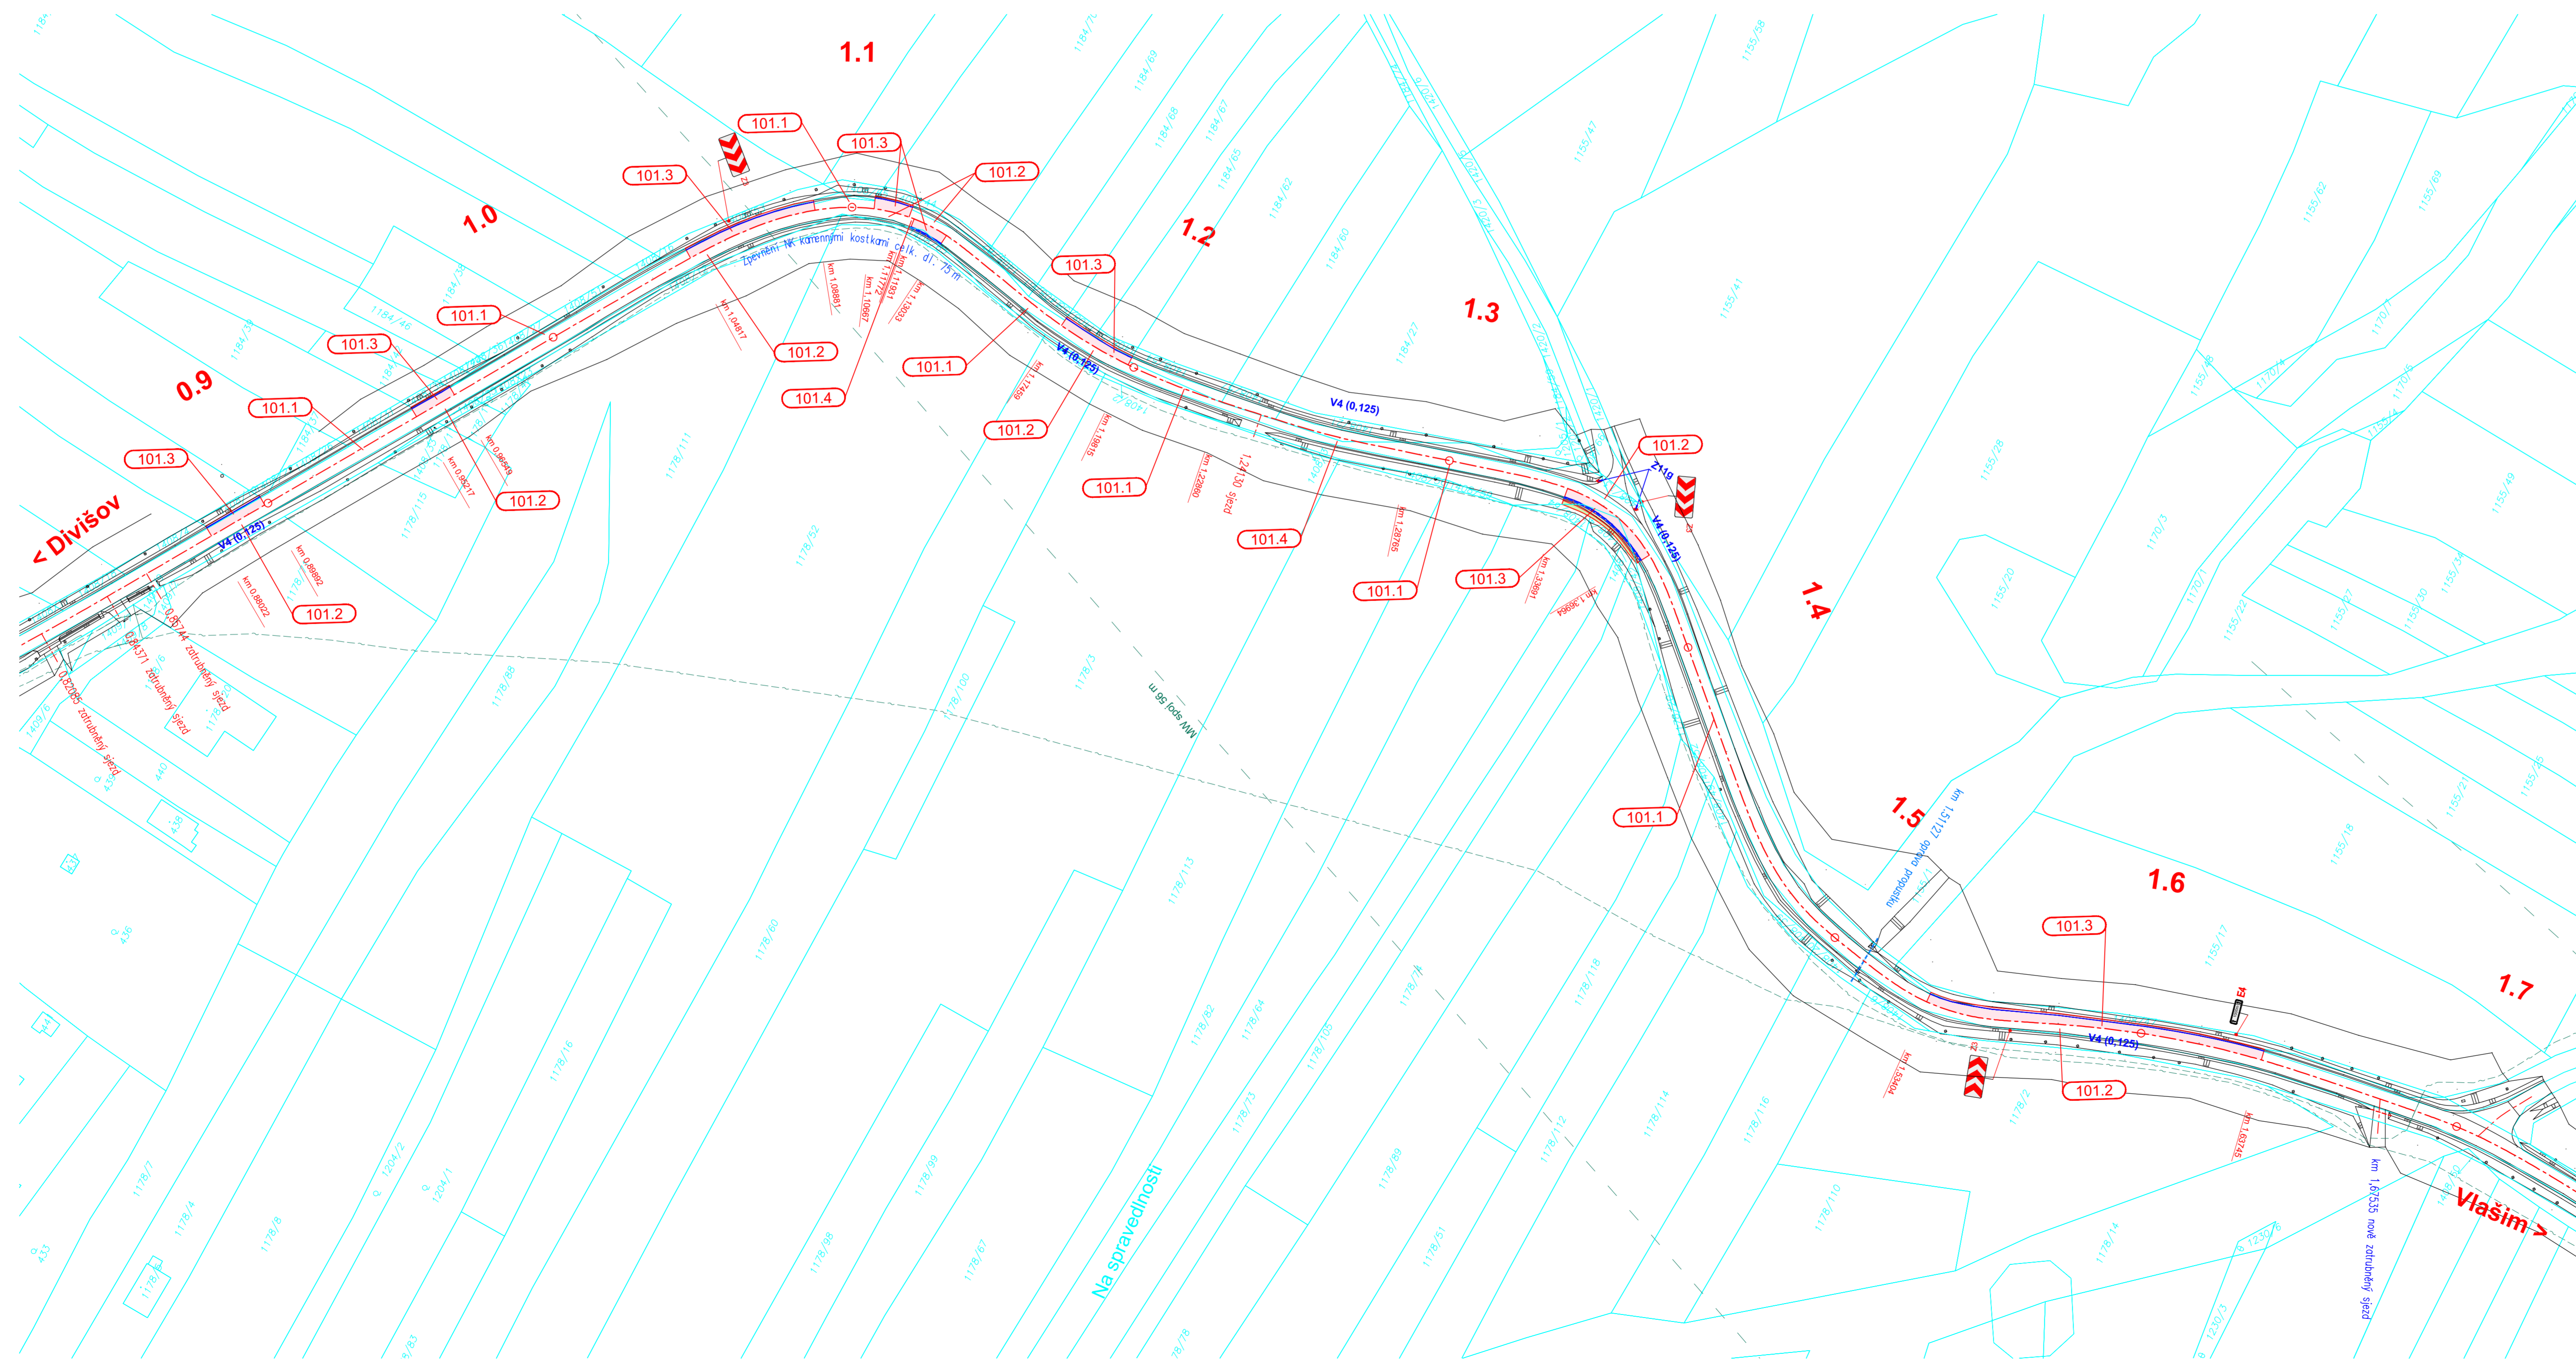


2.1 SITUACE - 1. DÍL, KM 0,000 - 2,300 M1:1000
 SO 101.3 - Rekonstrukce silnice II/113 v úsecích C

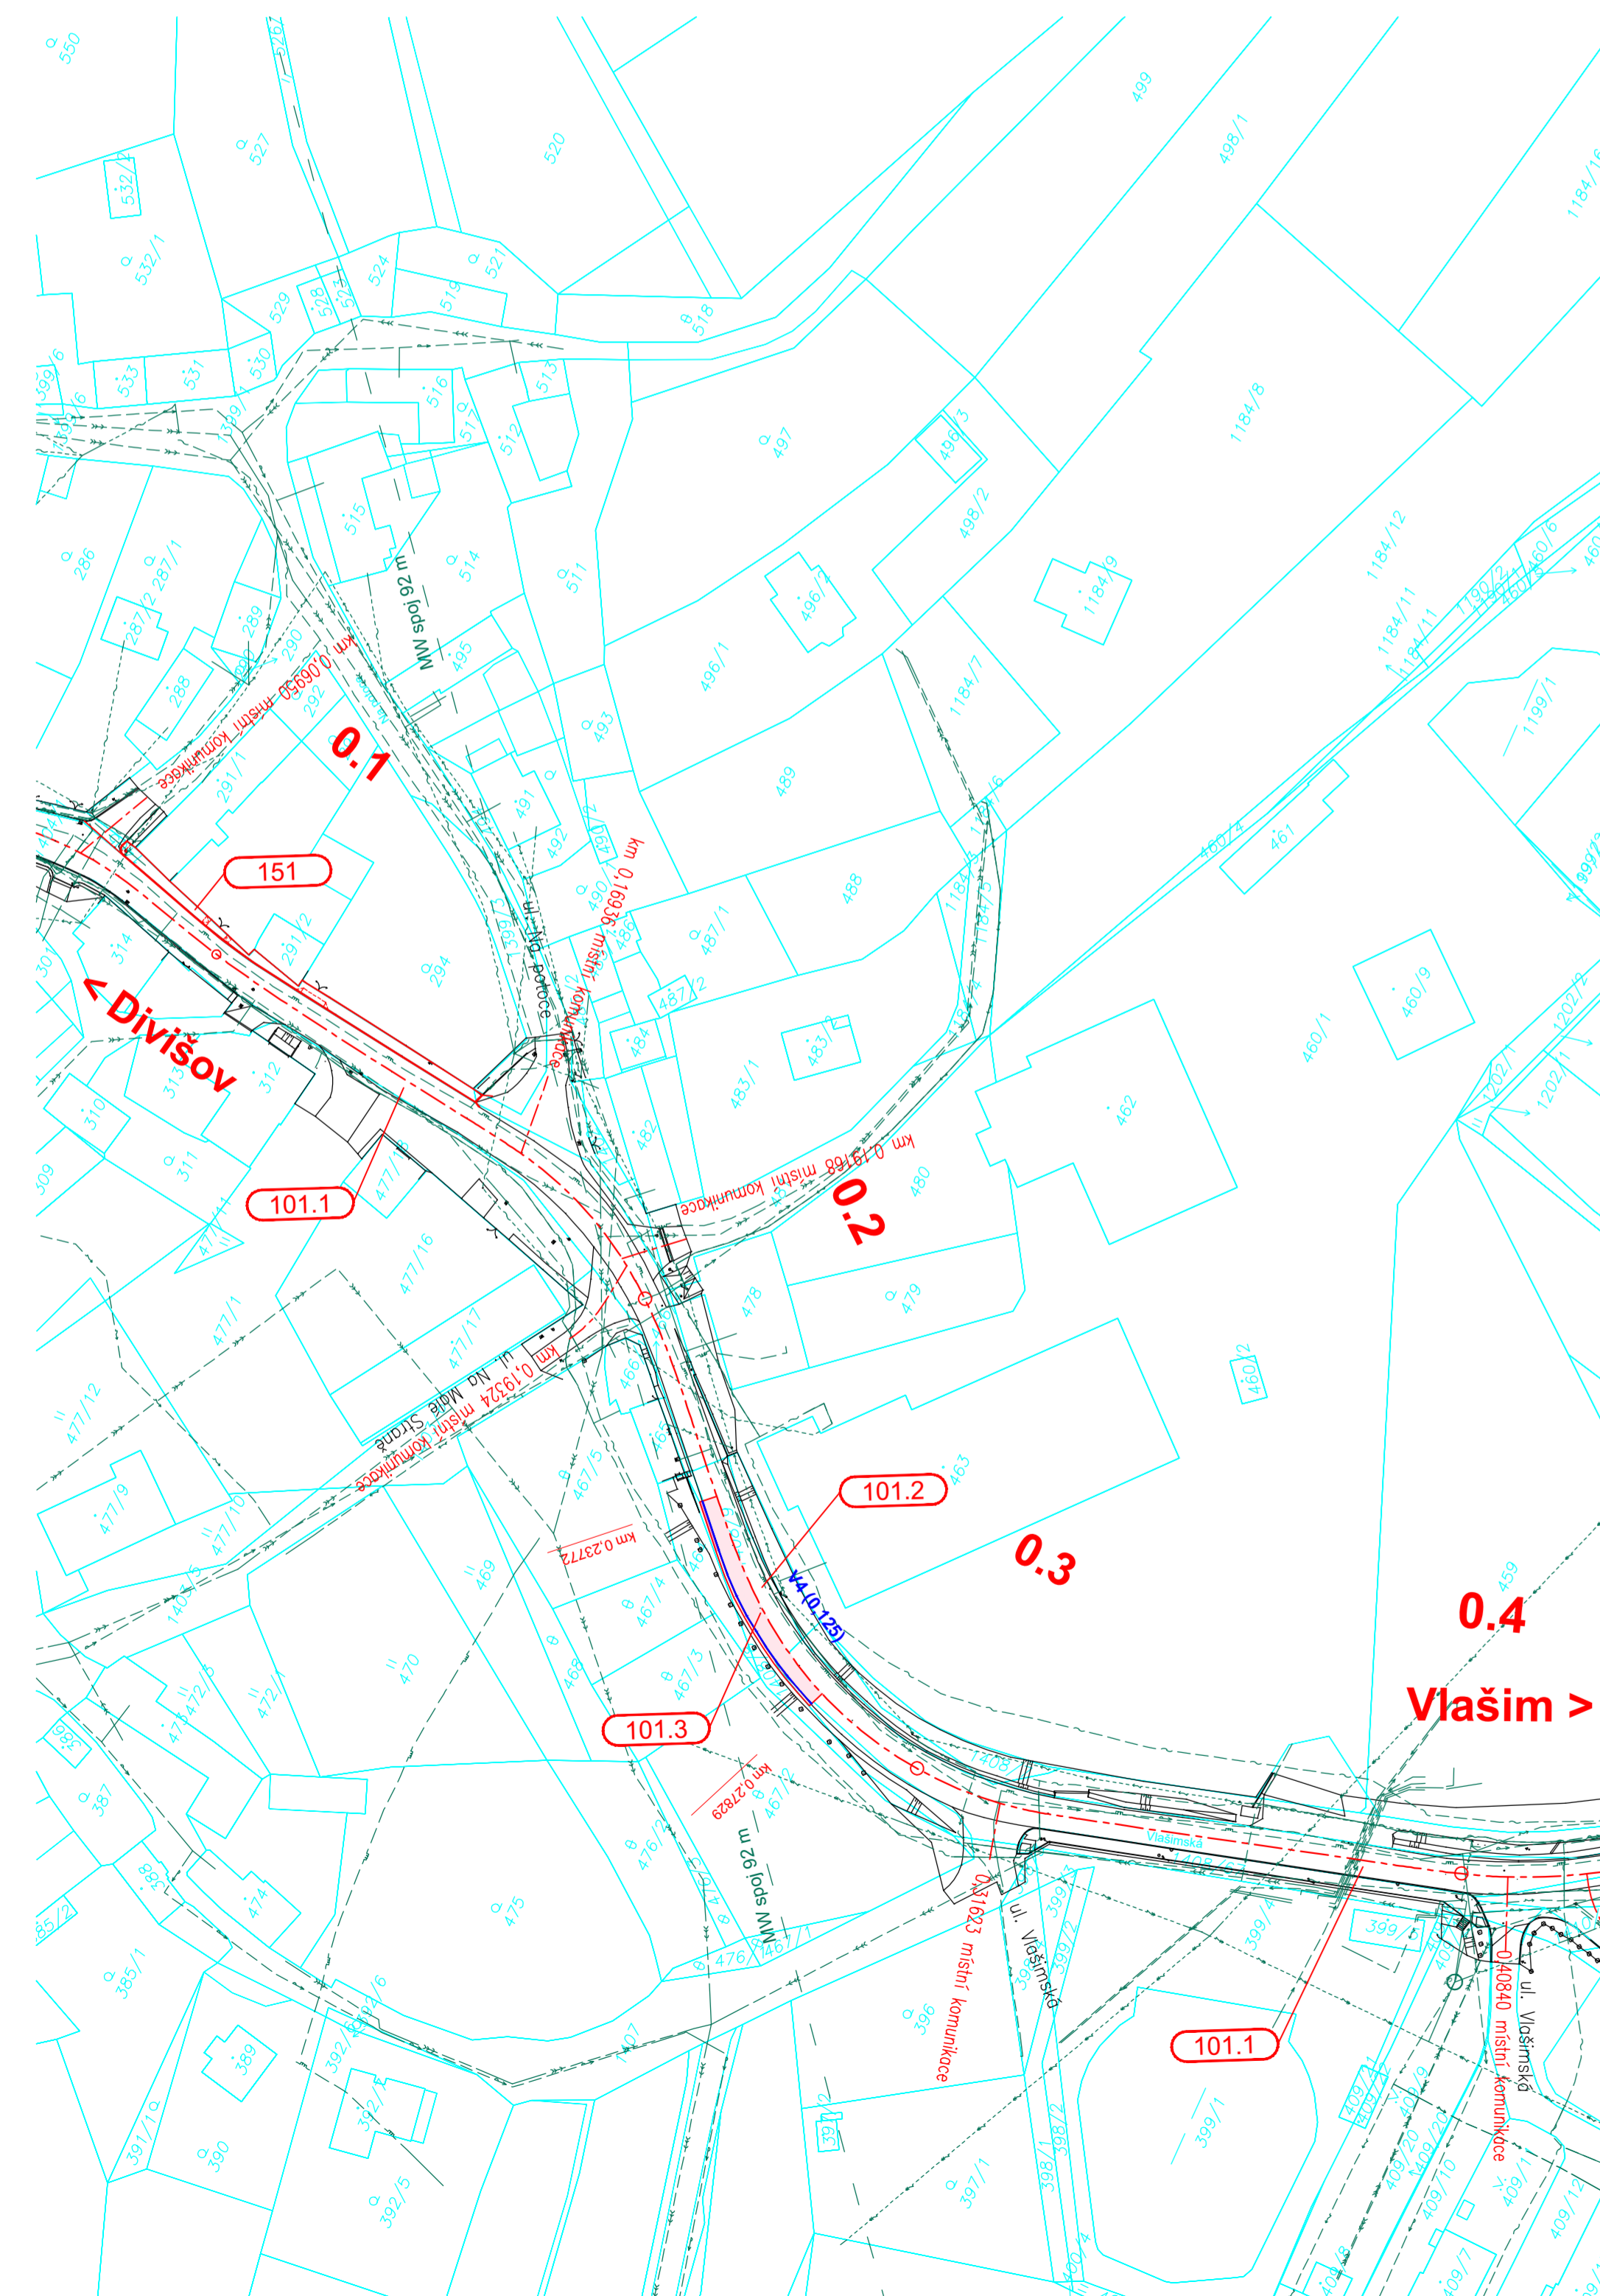

Název stavby: II/113 Divišov – Vlašim		Číslo objektu: SO 101.3
Investor stavby:	STŘEDOČESKÝ KRAJ Zborovská 11, 150 01 Praha 5	Ražba: Datum: Podpis:
Technický dopor. investora:	PUDIS, o.s. Podbabská 1014/20 150 00 Praha 6	Ražba: Datum: Podpis:
Zhotovitel stavby:	PORR o.s. Dubovská 3238/26 100 00 Praha 10	Ražba: Datum: Podpis:
Zhotovitel IČD:	BORA projekt s.r.o. Všeckého 47 170 00 Praha 7	Ražba: Datum: Podpis:
Hlavní inženýr projektu: Ing. Bohumír Bortolonek	Zodpovědný projektant/kontrola: Ing. Lukáš Hlaváč	Vypracoval: skatek
Stavba: SO 101.3 REKONSTRUKCE SILNICE II/113 V ÚSECÍCH C	Datum: 03/2023	Čís. Soupravy: 04-2023
Průřez: Situace - 1. díl, km 0,000 - 2,300	Stupeň: RDS	Čís. přílohy: 2.1
	Formát: 16x44	
	Měřítko: 1:1000	
	Čís. listu: 211g	